


(参考図)


市川市クリーンセンター既存管理棟図面
(電気設備)

※3階は新築時のもの

参考図
(既存図)


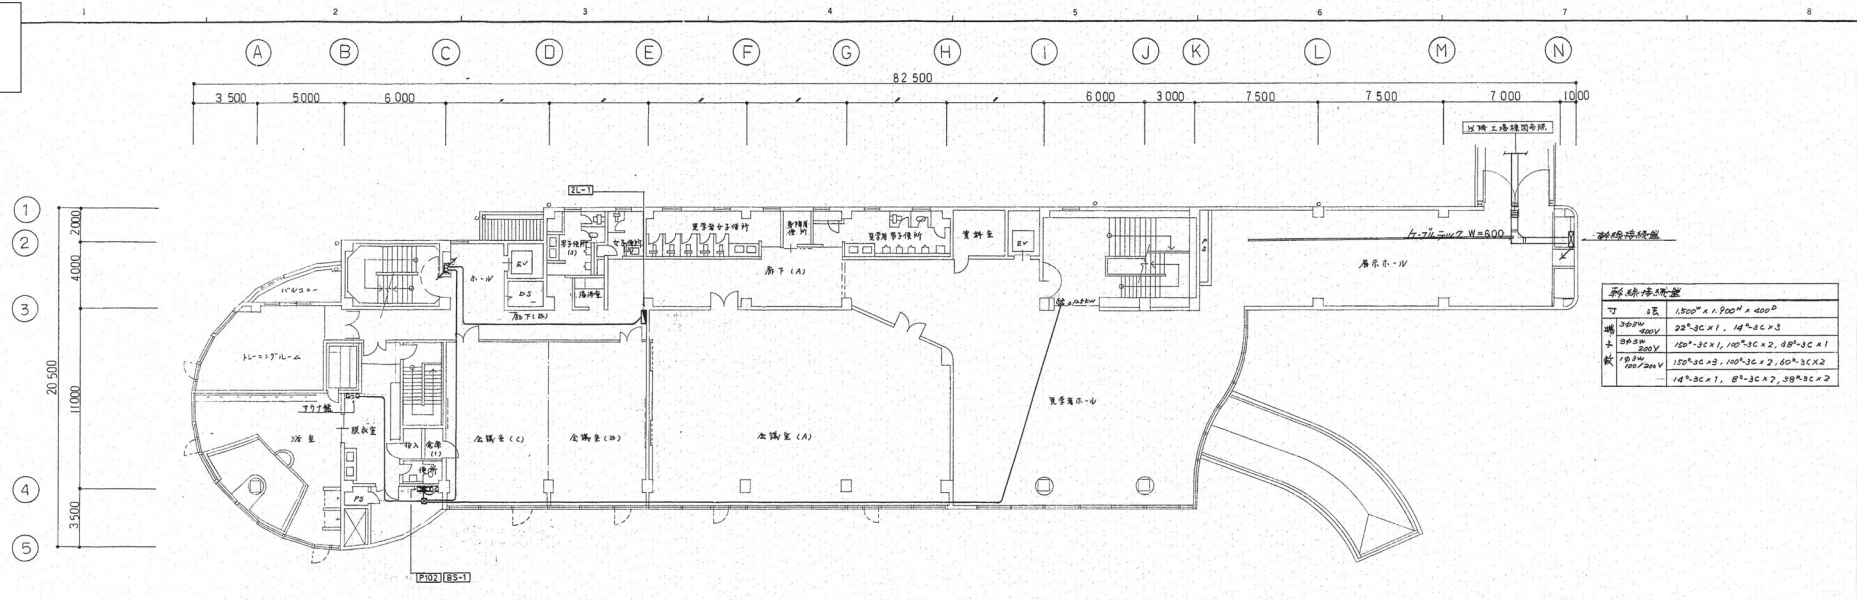


2階平面図

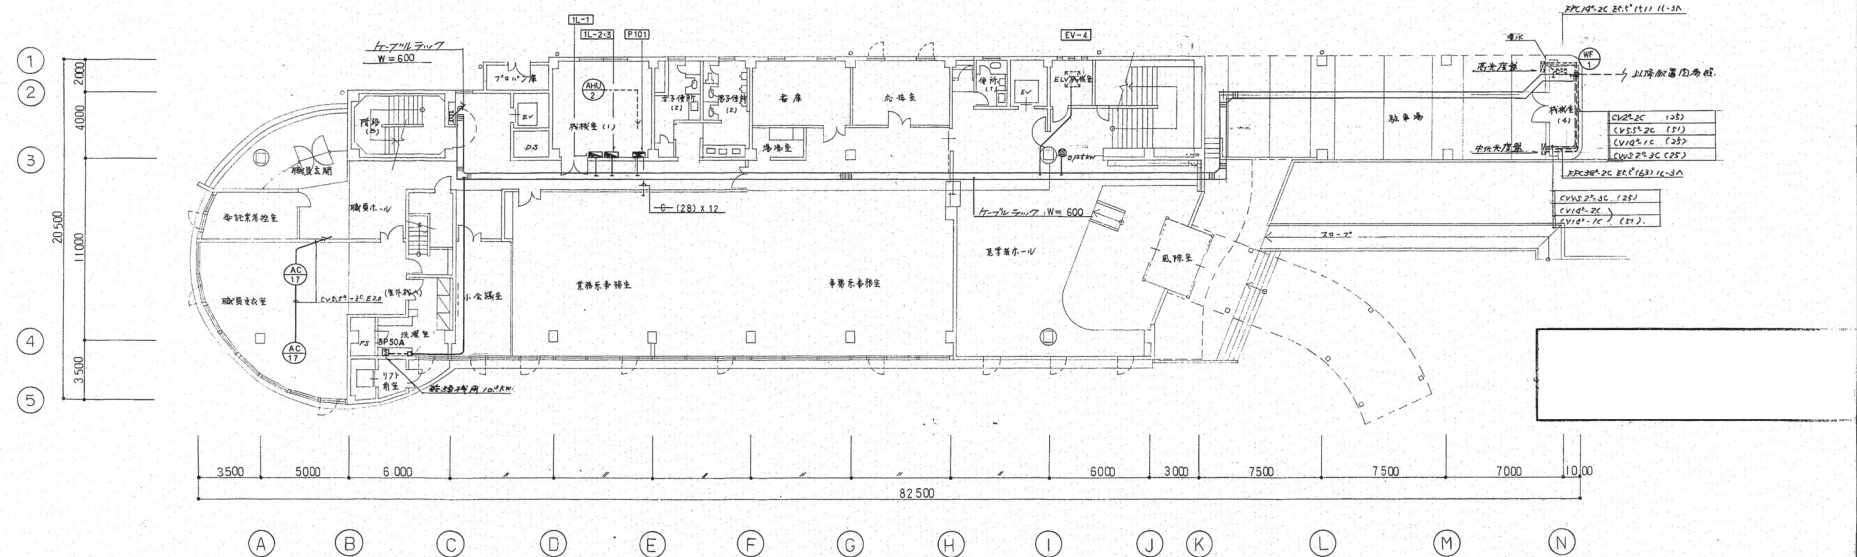


1階平面図

参考図
(既存図)

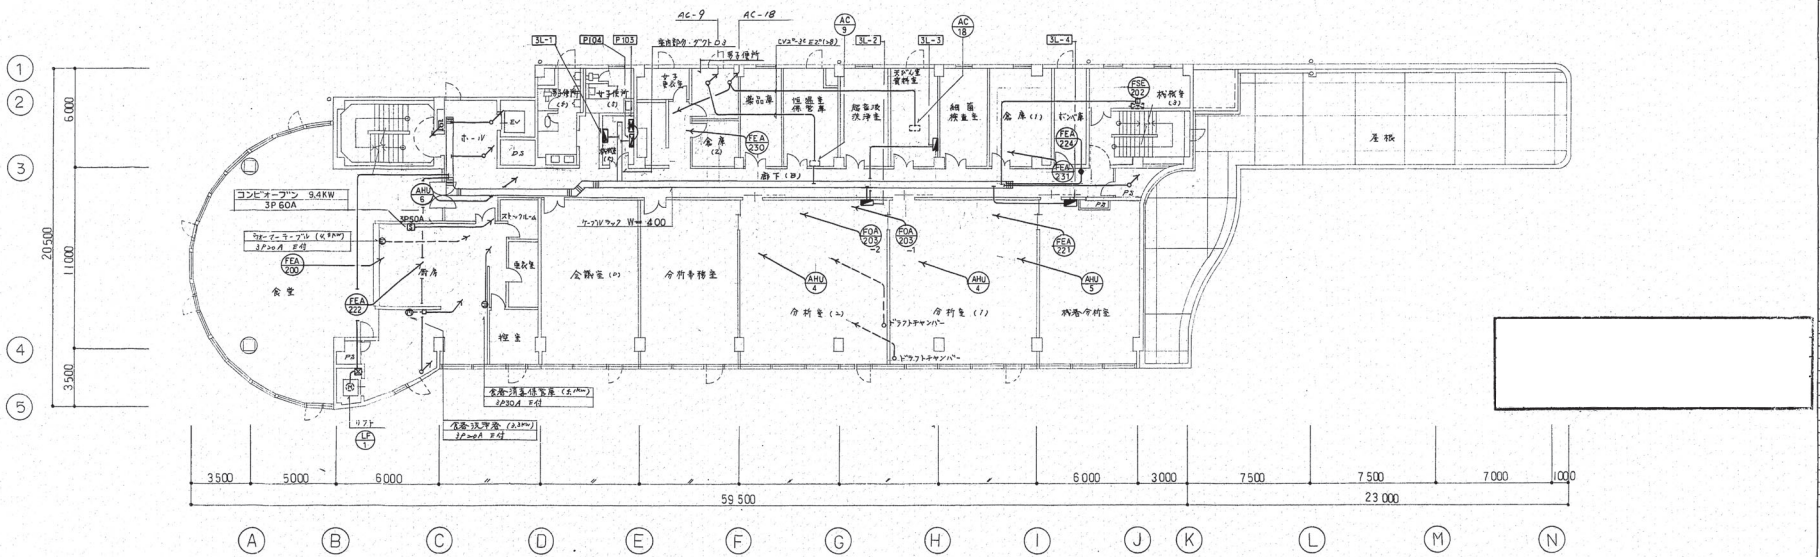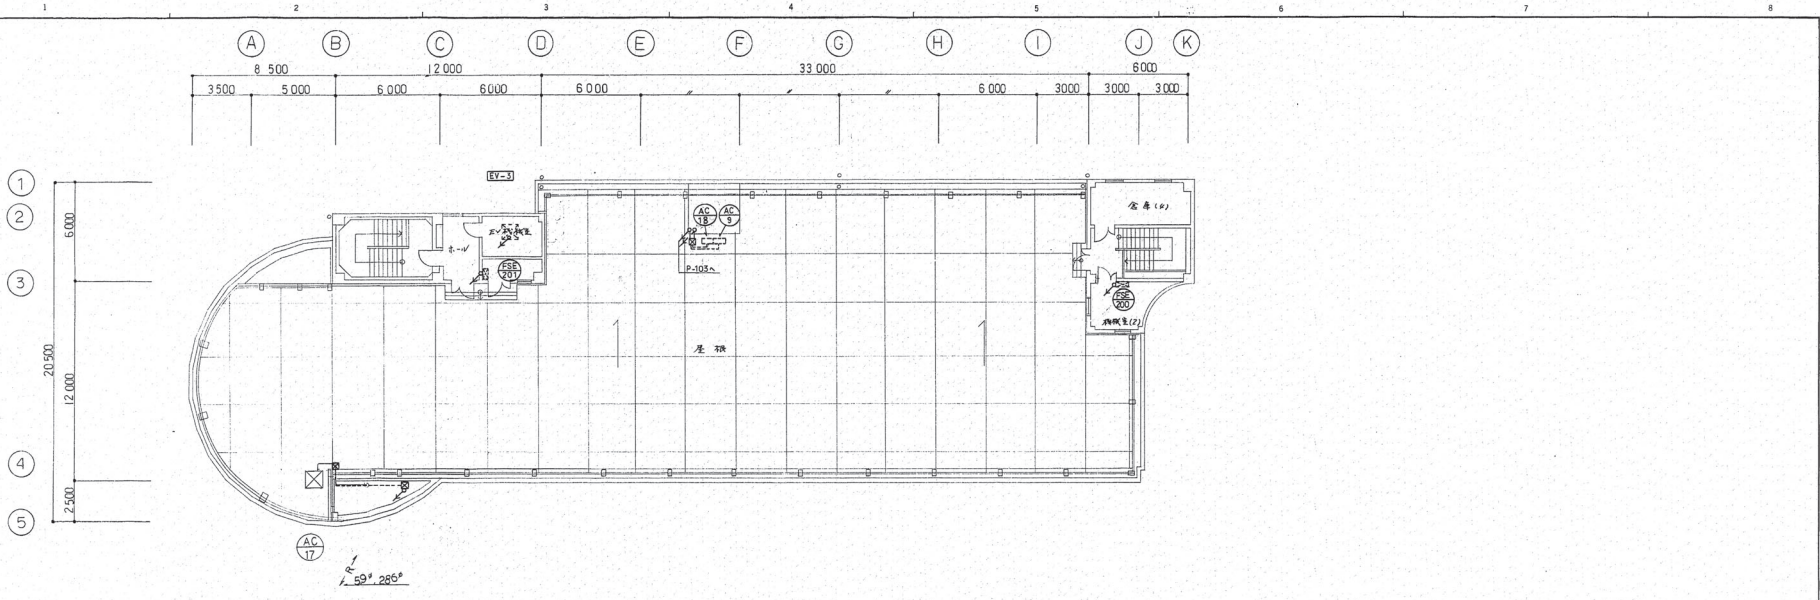


図面名称	名理様 動力設備 3階・屋根平面図	E	202
図面番号	71112-825321		

参考図
(既存図)

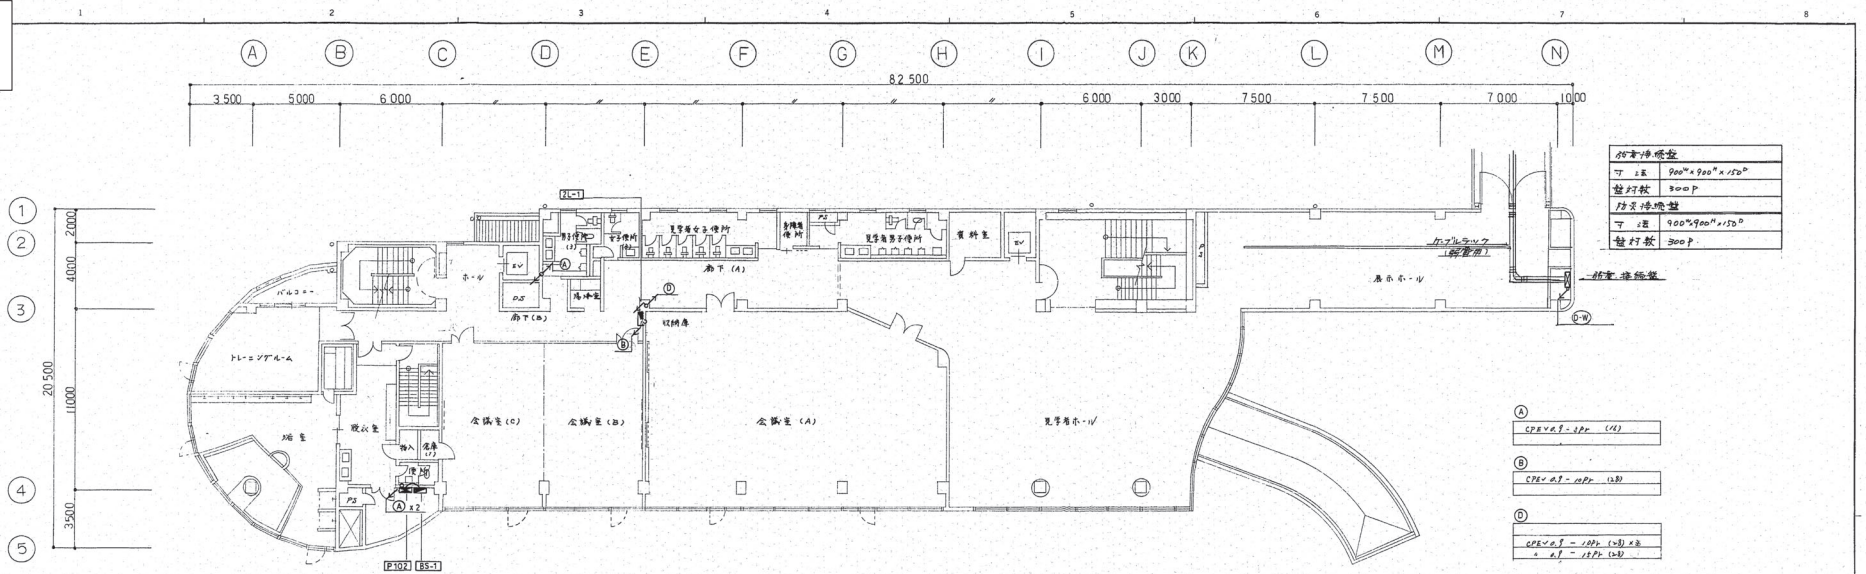

照明機	2000x900x150
照明機	300P
照明機	2000x900x150
照明機	300P

2階平面図


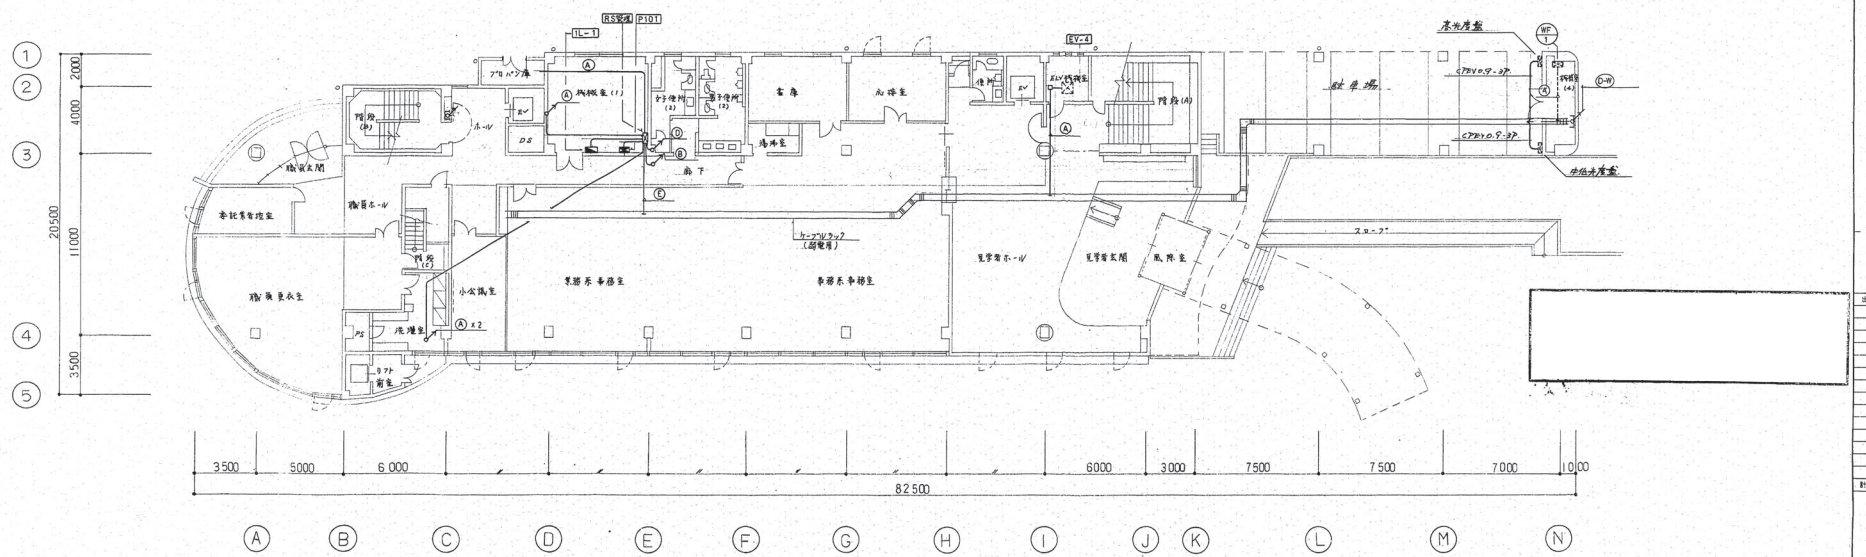


1階平面図

(A)	CPE-A1-10P (10)
(B)	CPE-A1-10P (10)
(C)	CPE-A1-10P (10) x 2 + A1-10P (10)
(D)	CPE-A1-10P (10) x 4
(E)	CPE-A1-10P (10) x 4
(F)	CPE-A1-10P (10) x 4 + A1-10P (10) x 4 + A1-10P (10) x 4


図面名称	管理棟 中央監視制御設備 1-2階平面図	E	203
図面番号	7.11.12-8253.31		

参考图
(既存图)

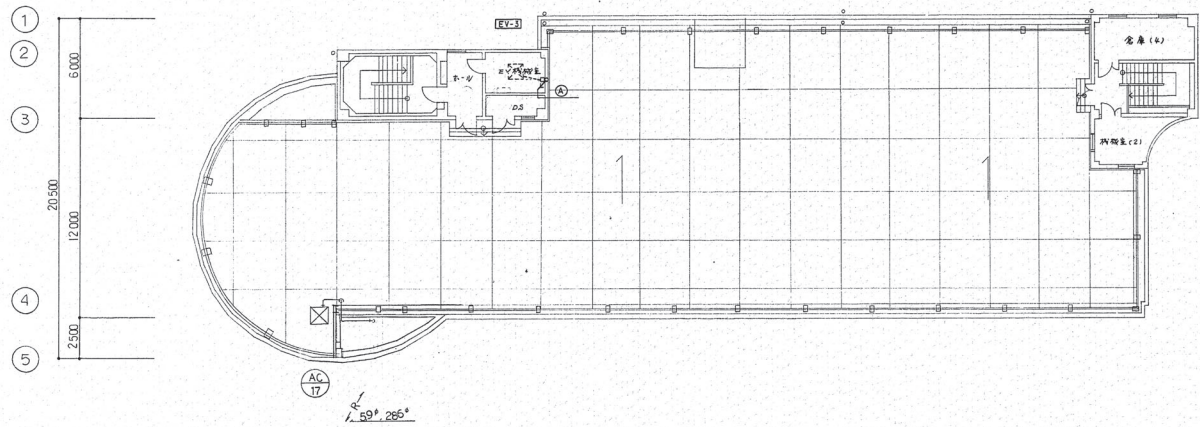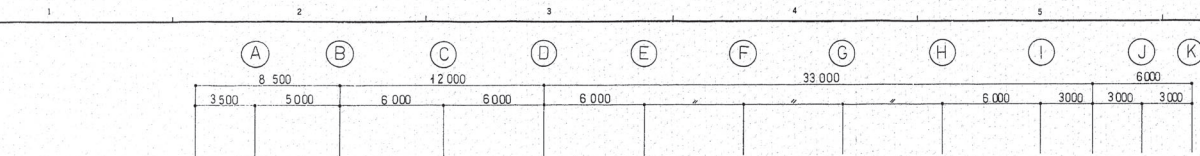

1階平面図

①	CPR-0.9 - 0.9P (40)
②	CPR-0.7 - 0.9P (40)
③	CPR-0.9 - 0.9P (40) x 2 = 0.7 - 0.9P (40)
④	CPR-0.9 - 0.9P (40) x 2 = 0.7 - 0.9P (40)

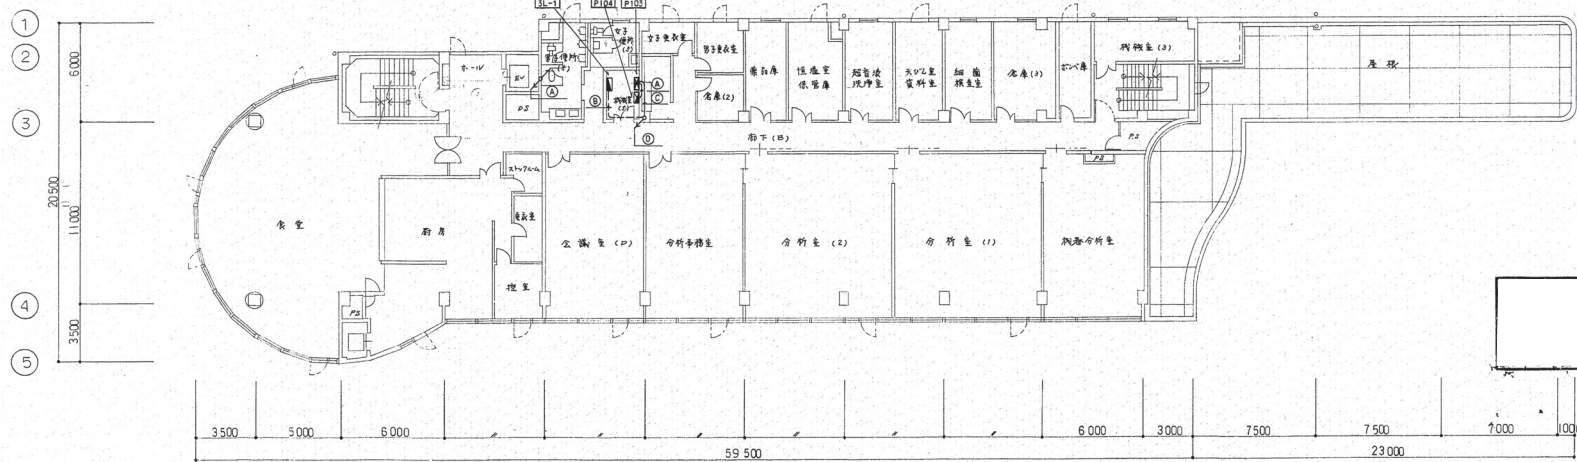


3階平面図


図面名称	管理棟 中央監視制御設備 3階平面図	E	204
図面番号	71112-825341		

出図巻	
計	

参考图
(既存图)

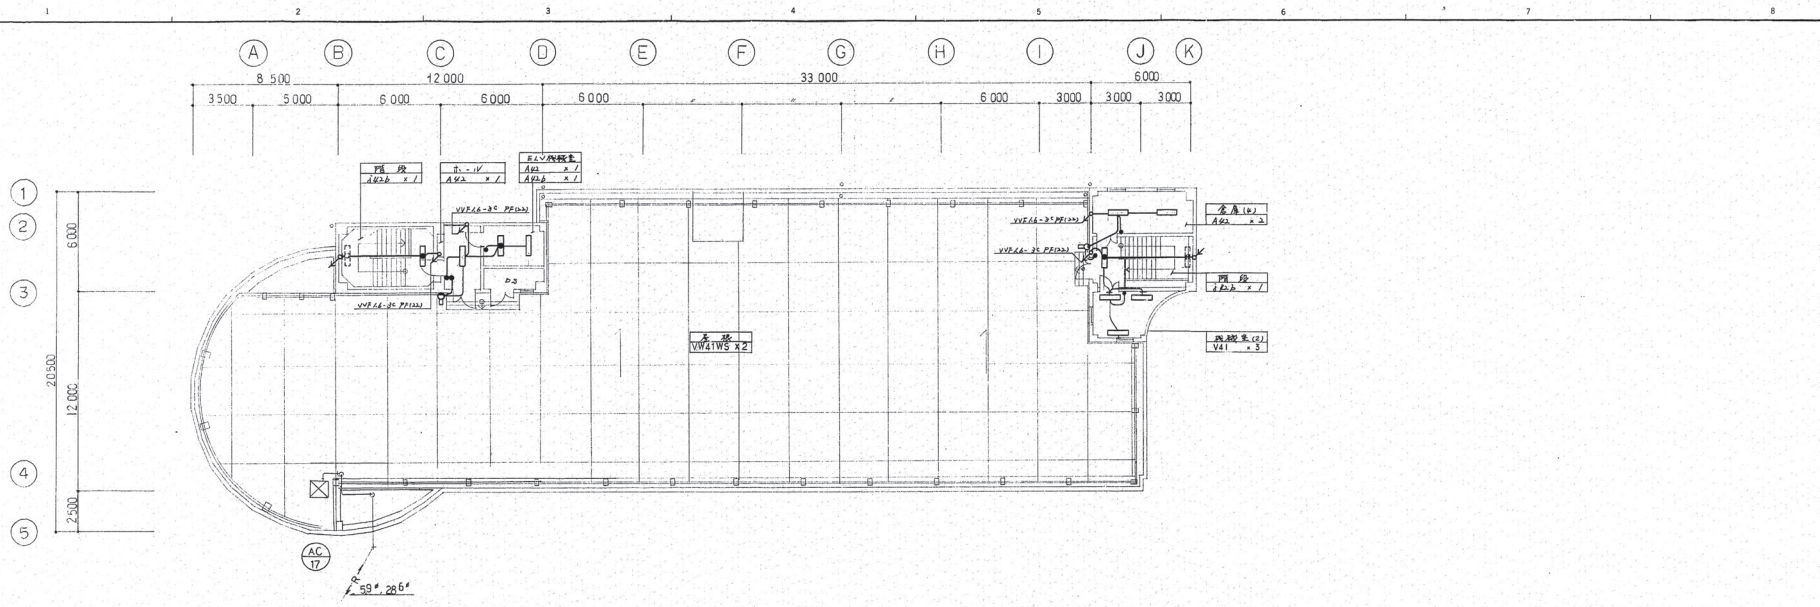

2楼平面图

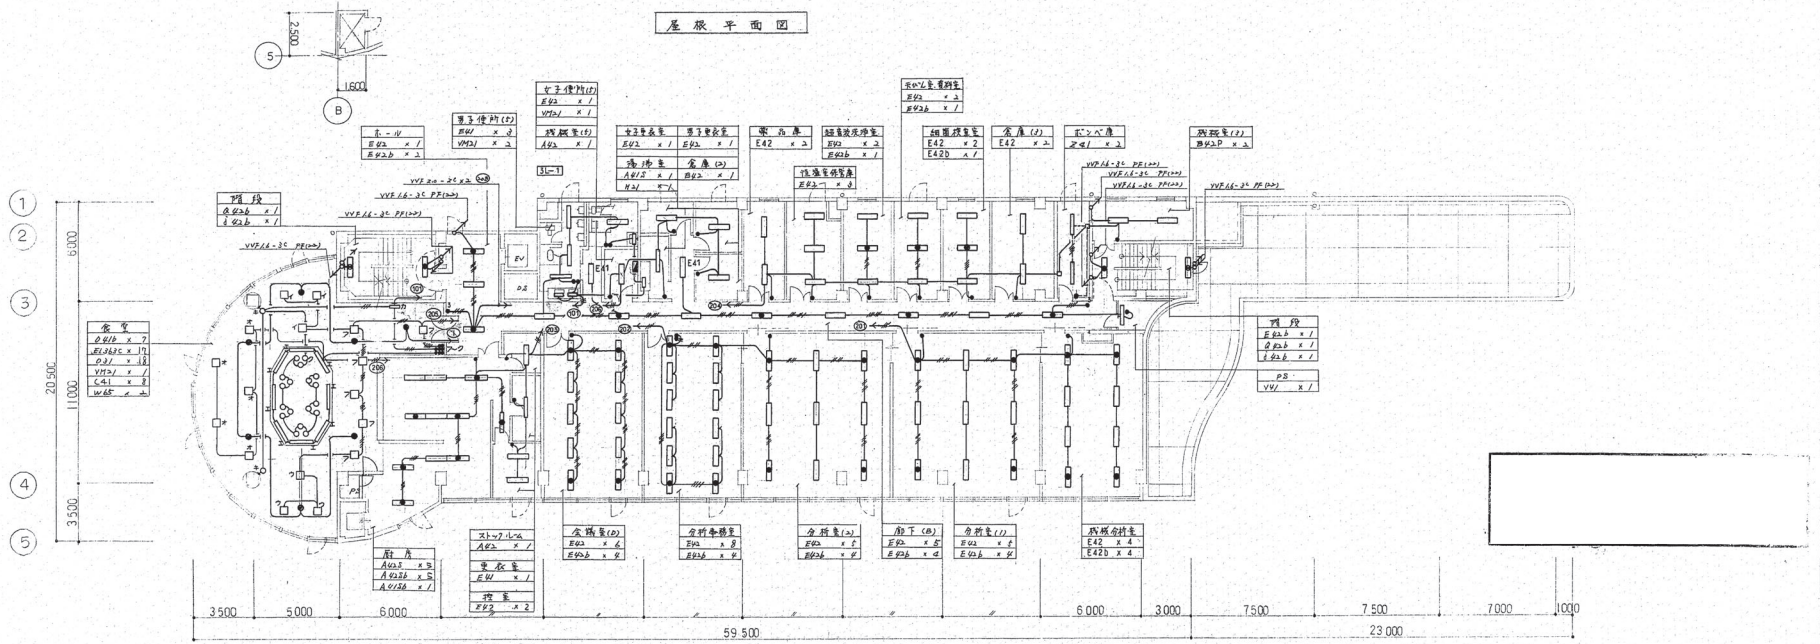


3楼平面图


图名	管理棟、电灯故障 3楼-3楼平面图
图号	7.1.1.2-8.2.5.3.6.1

E 206

参考图
(既存图)

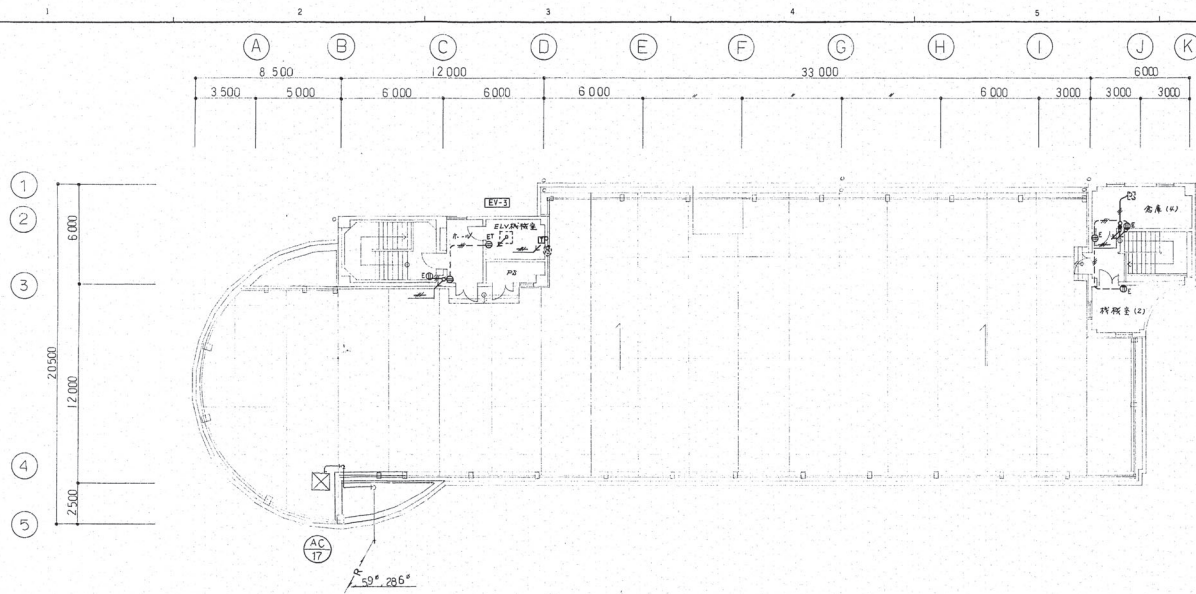

1楼平面图

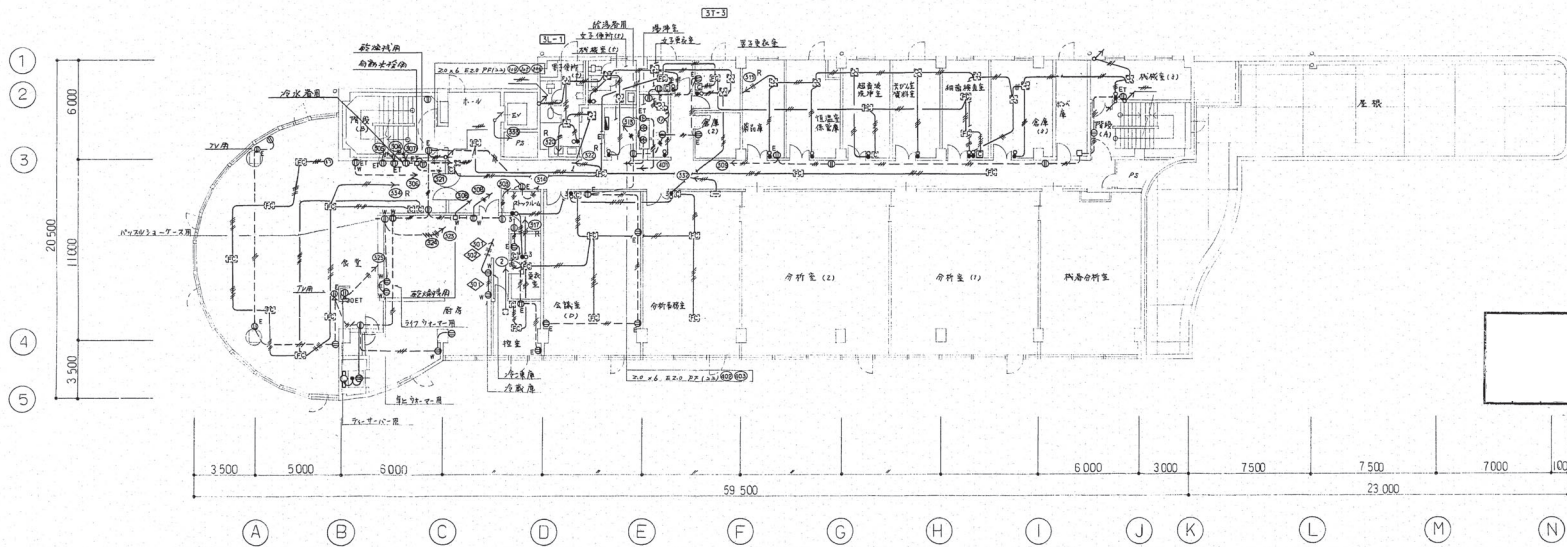


5楼平面图


图名	管理楼基础设备 3楼-5楼平面图	E	208
图号	71112-825381		

出图日期	
出图人	
审核人	
设计人	
校对	
制图	
绘图	
技	


参考図
(既存図)

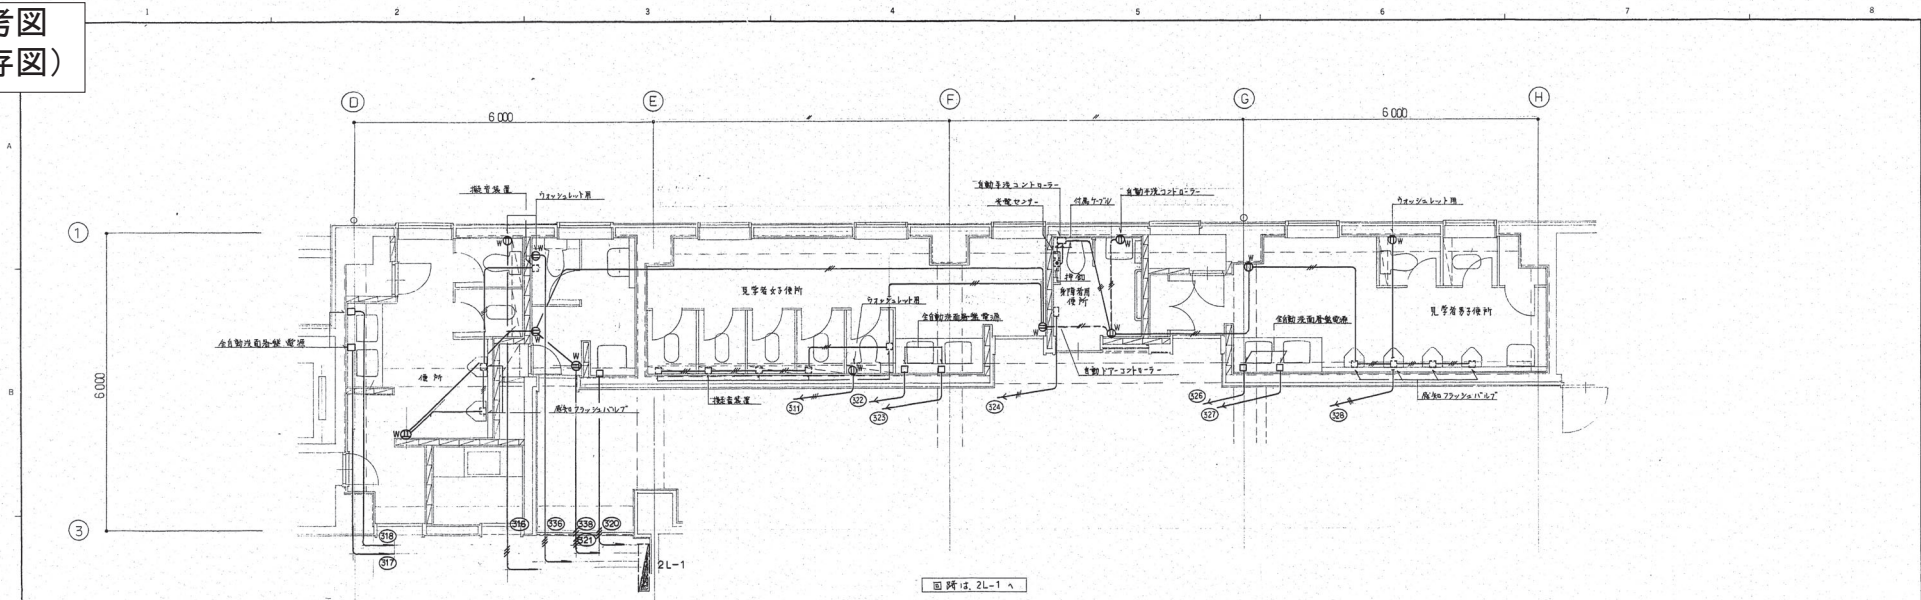


図略は 2L-1 ヱ
便所 (5)・見学者便所・身障者便所 平面詳細図

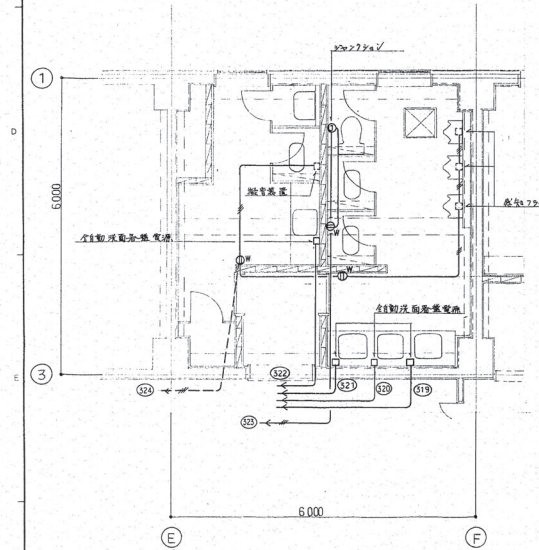


図略は 1L-1 ヱ
便所 (2) 平面詳細図

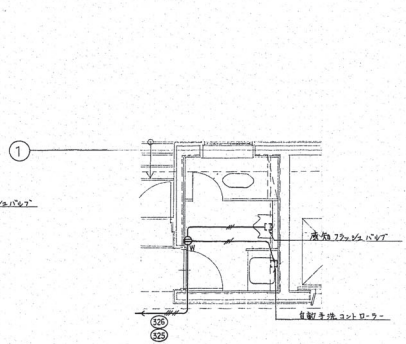

図略は 1L-1 ヱ
便所 (1) 平面詳細図

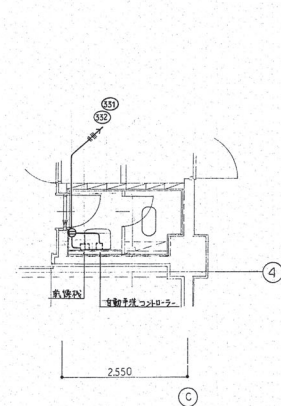

図略は 2L-1 ヱ
便所 (4) 平面詳細図

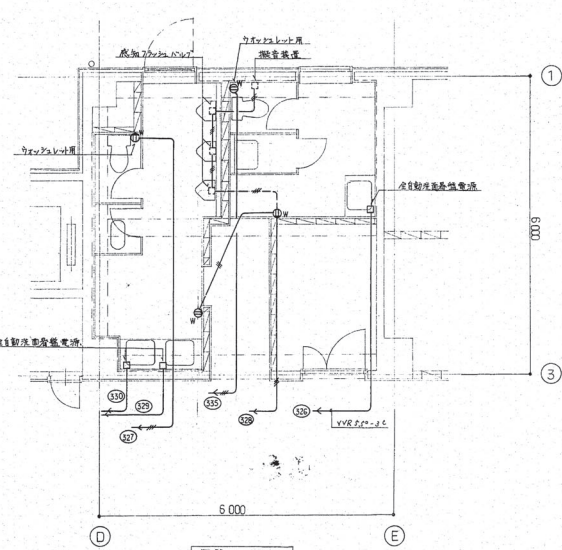


図略は 3L-1 ヱ
便所 (5) 平面詳細図


図面名称	管理棟 便所 平面詳細図	E	209
図面番号	71112-825391		

出図表	
計	

参考图
(既存图)

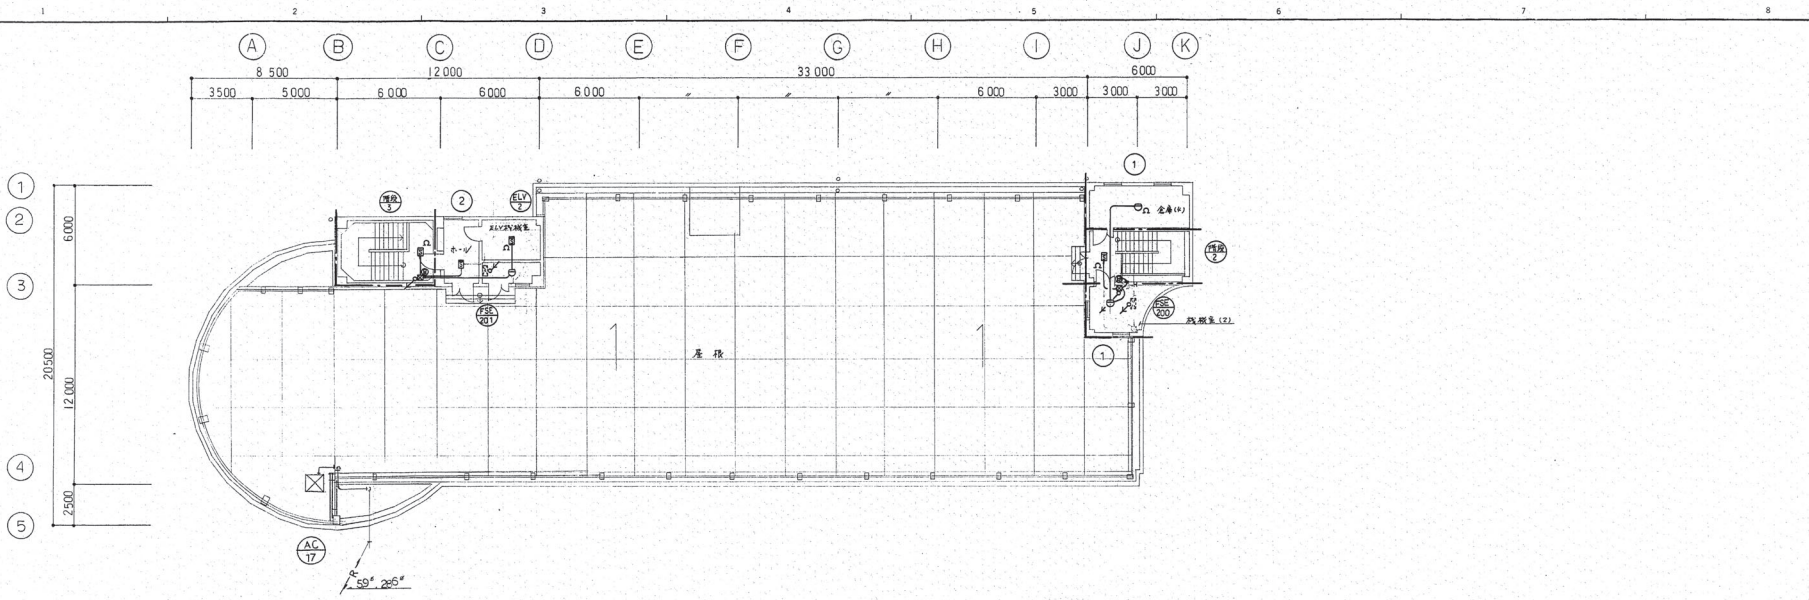

屋楼平面图

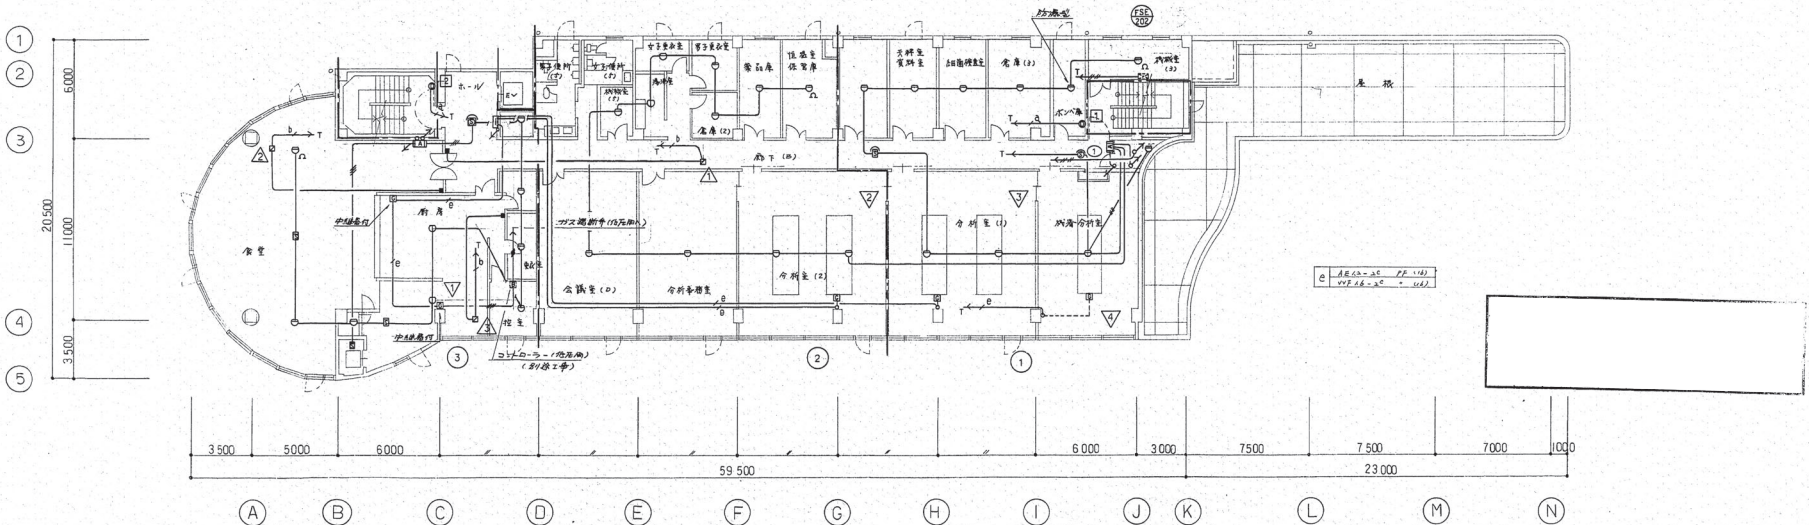

3楼平面图

管理棟 防災設備 3階-屋楼平面图
図番 71112-825451
E 215