


位置図 S = F




詳細図 S = F

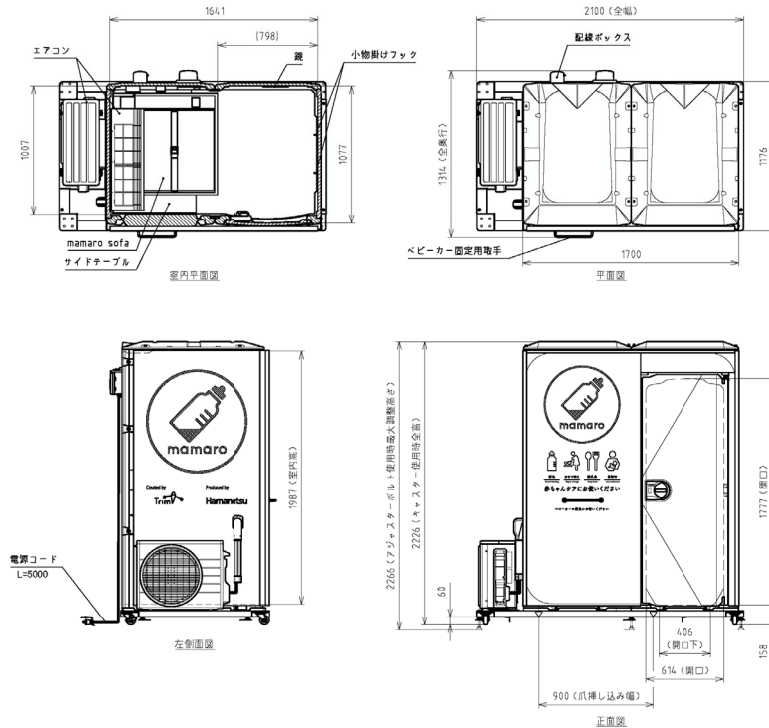

使用電線	交換(A/E)	100V	No	品名	数量	材質	備考
消費電力	1300W		1	屋根パネル	2	樹脂	床の仕様
			2	窓枠	1	スチール(塗装)	
			3	前面パネル	2	樹脂	
			4	右側面パネル	1	樹脂	
			5	左側面パネル	1	樹脂	
			6	後面パネル	2	樹脂	
			7	フロアパネル	2	樹脂	PVシート(床用)貼付
			8	Fアパネル	1	樹脂	
			9	レバーハンドル	1	樹脂	
			10	mamara F用コイル足	1	ステンレス	
			11	サイドパネル	1500	アルミ樹脂	前面・右側面・左側面
			12	キャスター	4	スチールゴム	後面部のキャスター付
			13	アジャスターボルト	6	スチール	調整スリット径: 19 mm
			14	ベビーガード用取手	1	ステンレス	耐荷重: 10 kg
			15	mamara sofa	1	木材/ラミネーション/他	耐荷重: 800kg(座位) 1kg/70cm ²
			16	サイドテーブル	1	木材/PVC	耐荷重: 30 kg
			17	エアコン	1	専用	専用・専用ケーブル付
			18	照明	1	-	LED電球
			19	センサースイッチ	1	-	照明用
			20	換気扇	1	-	2L換気扇
			21	エアコンコンセント	1	-	換気扇用
			22	L型2口コンセント	1	-	mamara sofa用、エアコン用
			23	配線ボックス	1	樹脂	15 Lブレーカー専用
			24	電源コード	1	-	S A 形純正電源ケーブル(5m)
			25	小物掛けフック	2	ステンレス	耐荷重: 5 kg
			26	脚	1	アクリル	W226×H180

重量 約280 kg

注記
 1 電源コードの電線アライアンス付コンセントに差し込み、コンセントにアライアンス接続できない場合は電源プラグに付属のアライアンス線から別途アライアンスの接続をおこなってください。
 2 製品の仕様は予告なく変更する場合がございます。予めご了承ください。

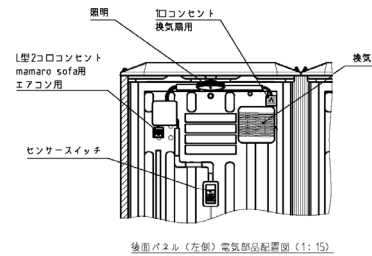

発注年度	令和8年度
工事名	市川市観賞植物園授乳施設設置修繕
工事場所	市川市大町213番地11
縮尺	S = F
図面名称	位置図、詳細図
図面番号	全1葉の内1号
事業者名	市川市 経済観光部 動植物園課